



- Trevo de acesso principal a cidade de Arroio do Meio - rs
2,7 km
- Posto de Saúde - Bairro Aimoré
5,6 km
- Prefeitura Municipal de Arroio do Meio - RS
3,3 km
- Hospital São José
3,5 km
- Secretaria de Obras Municipal
4,4 km

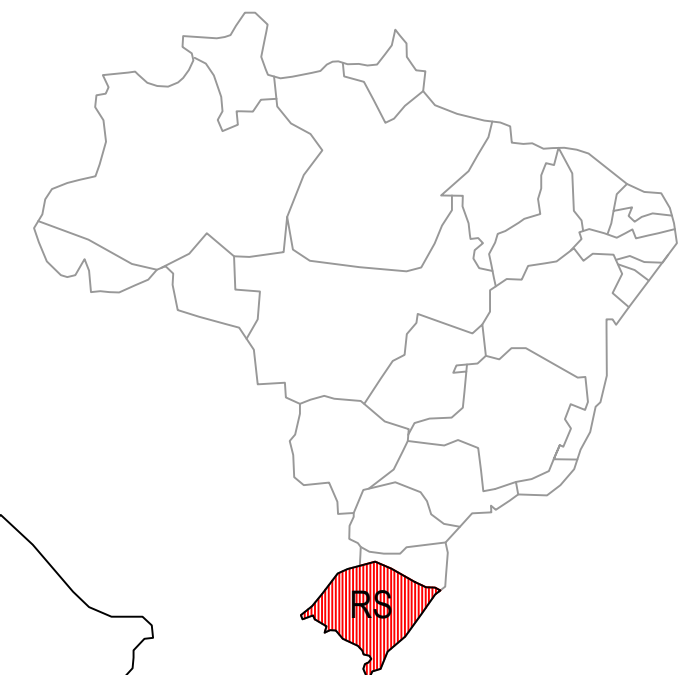

MAPA DO BRASIL




MAPA DO RIO GRANDE DO SUL

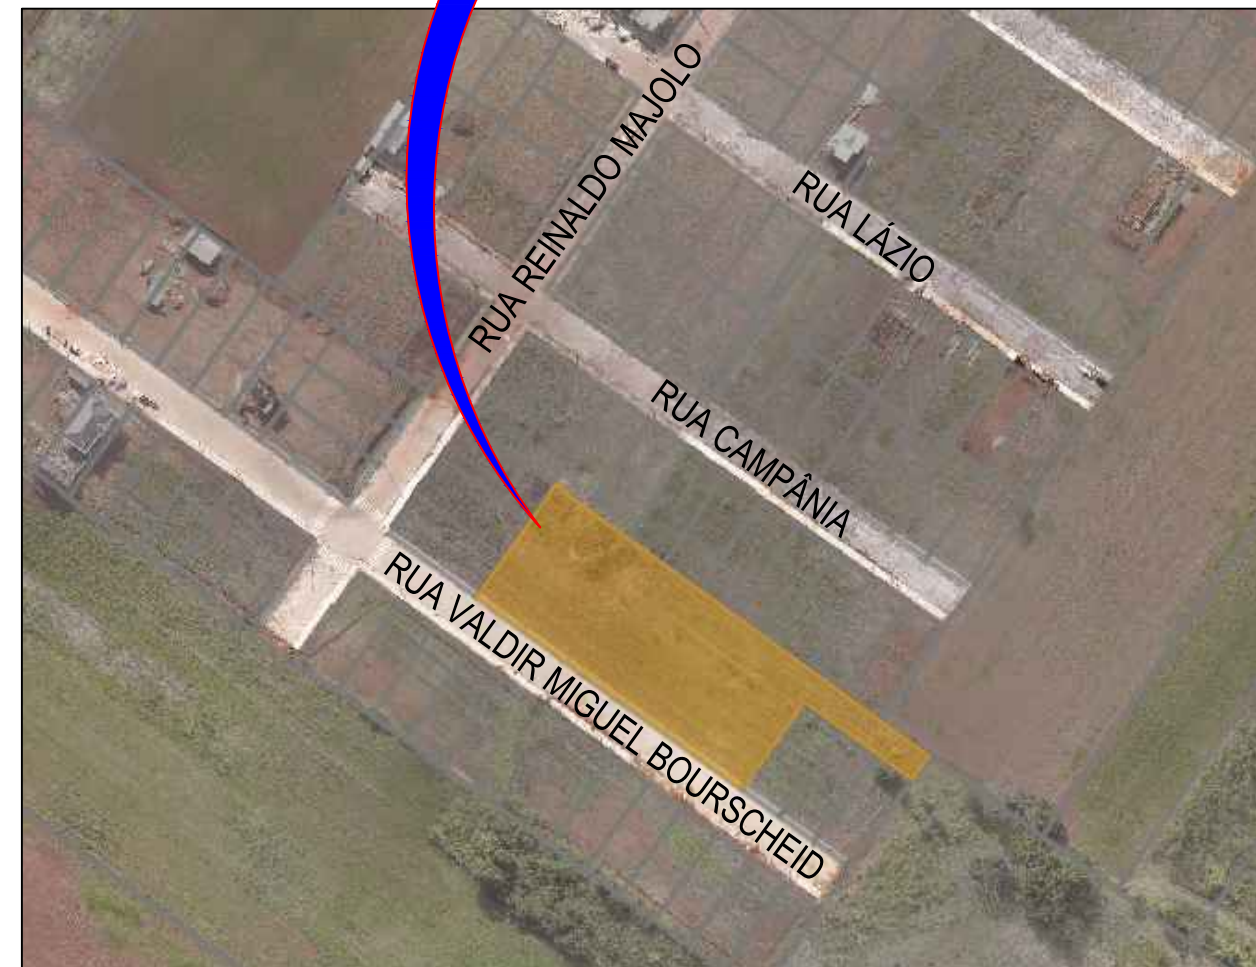

COORDENADAS GEOGRÁFICAS

29° 23' 43.37" S
51° 58' 0.93" O

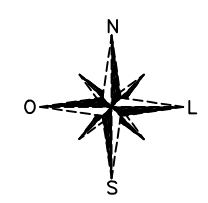


	<p>PREFEITURA MUNICIPAL ARROIO DO MEIO / RS</p> <p>ADMINISTRAÇÃO : 2021 - 2024</p> <p>RUA MONSENHOR JACOB SEGER 186 FONE 051 3716-1166 ARROIO DO MEIO RS</p>
---	---


ASSUNTO: PROJETO EXECUTIVO - CENTRO DE EVENTOS - SEDE MQG

Prefeito Municipal DANILO JOSÉ BRUXEL	Responsável Técnico WILLIAM R. BIANCHIN CREA RS 259.964	ENDEREÇO: RUA VALDIR M. BOURSCHIED BAIRRO MEDIANEIRA
---	--	--

PRANCHA:	DATA:	ÁREA:	ESCALA:	FOLHA:
PLANTA DE SITUAÇÃO	03/2023	115,00 m ²	SEM ESCALA	01/10

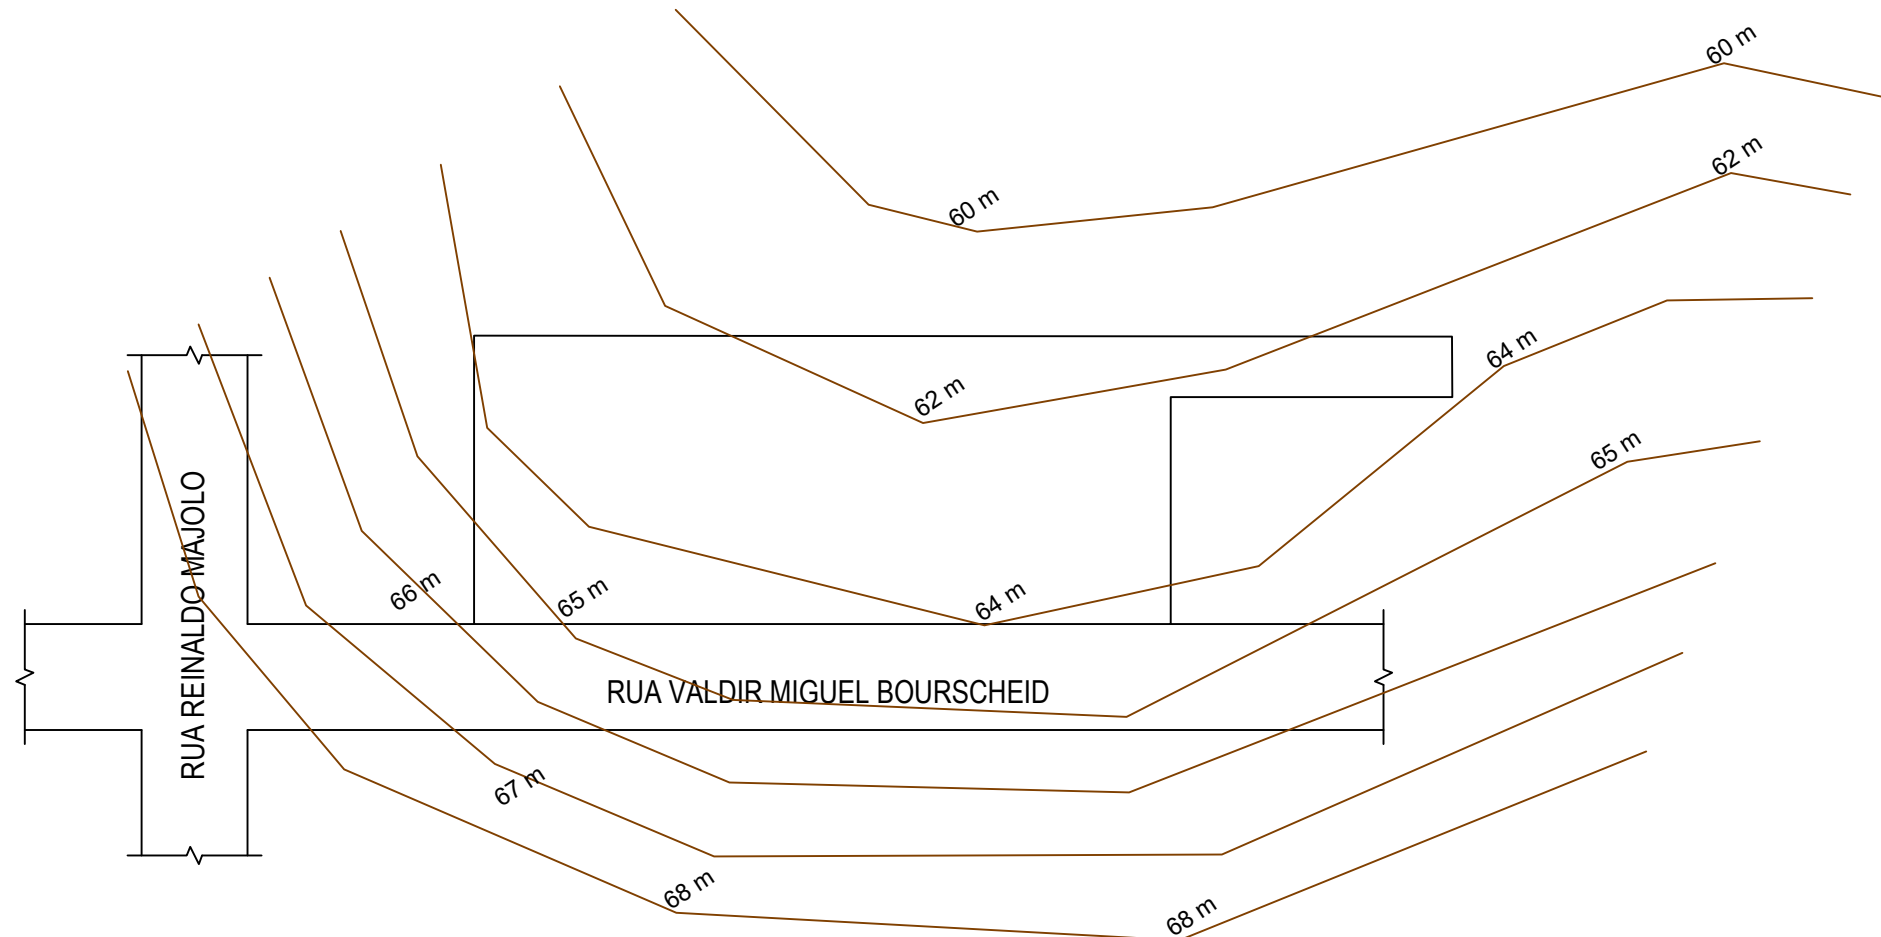

PLANTA DE LEVANTAMENTO PLANIALTIMÉTRICO
ESCALA 1:1000

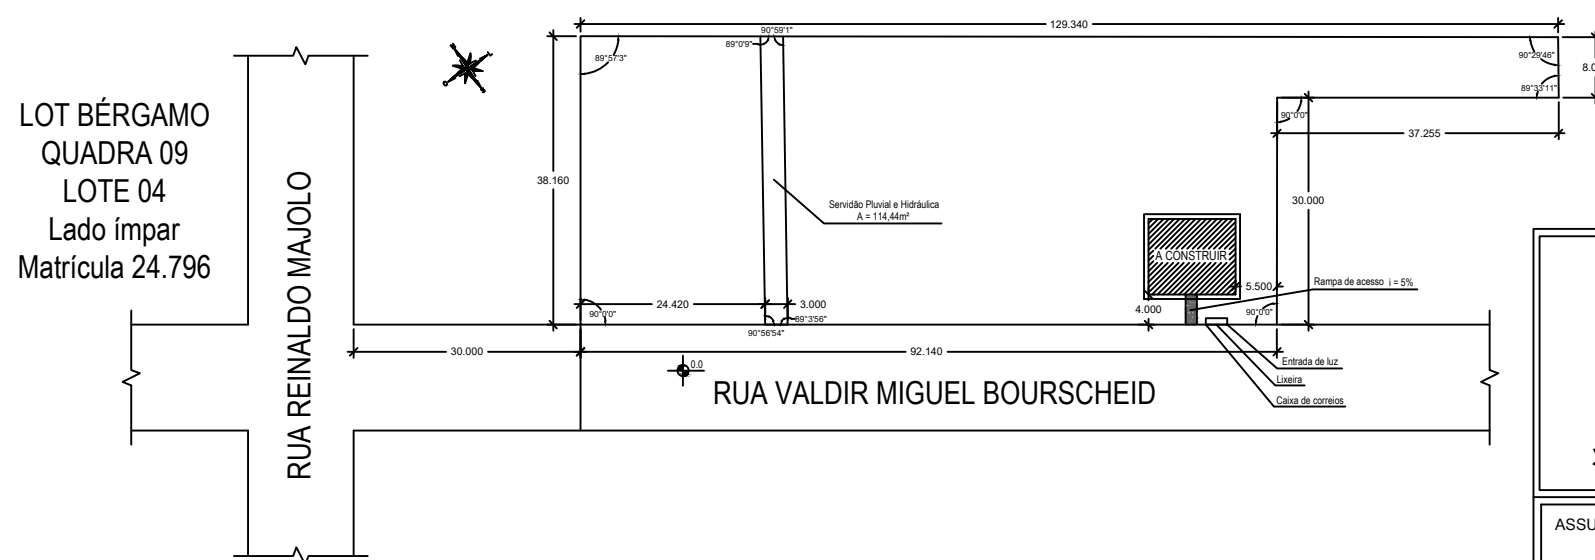

PLANTA DE LOCALIZAÇÃO
ESCALA 1:500



PREFEITURA MUNICIPAL
ARROIO DO MEIO / RS

ADMINISTRAÇÃO :

2021 - 2024

RUA MONSENHOR JACOB SEGER | 186 | FONE 051 3716-1166
ARROIO DO MEIO | RS

ASSUNTO: PROJETO EXECUTIVO - CENTRO DE EVENTOS - SEDE MQG

Prefeito Municipal
DANILO JOSÉ BRUXEL

Responsável Técnico
WILLIAM R. BIANCHIN
CREA RS 259.964

ENDEREÇO:
RUA VALDIR M. BOURSCHIED
BAIRRO MEDIANEIRA


PRANCHA:
PLANTA DE LOCALIZAÇÃO
E PLANIALTIMÉTRICO

DATA:
03/2023


ÁREA:
115,00 m²

ESCALA:
INDICADA

FOLHA:
02/10

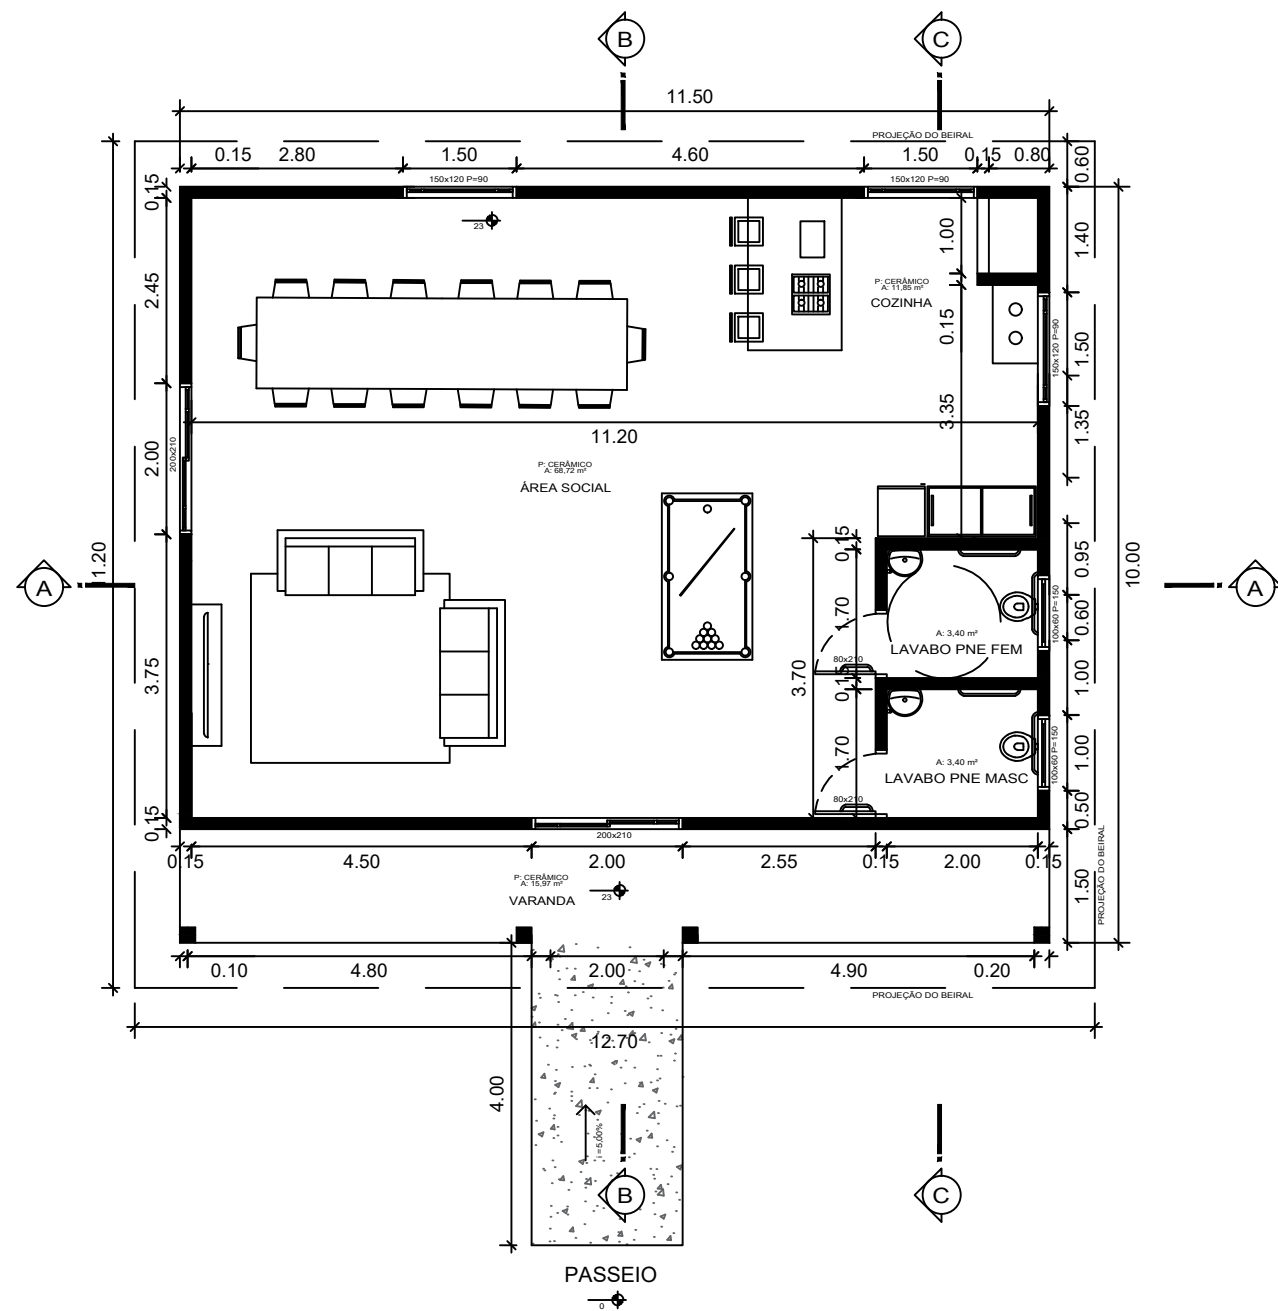

PLANTA BAIXA - ÁREA 115,00 m²
ESCALA 1:50

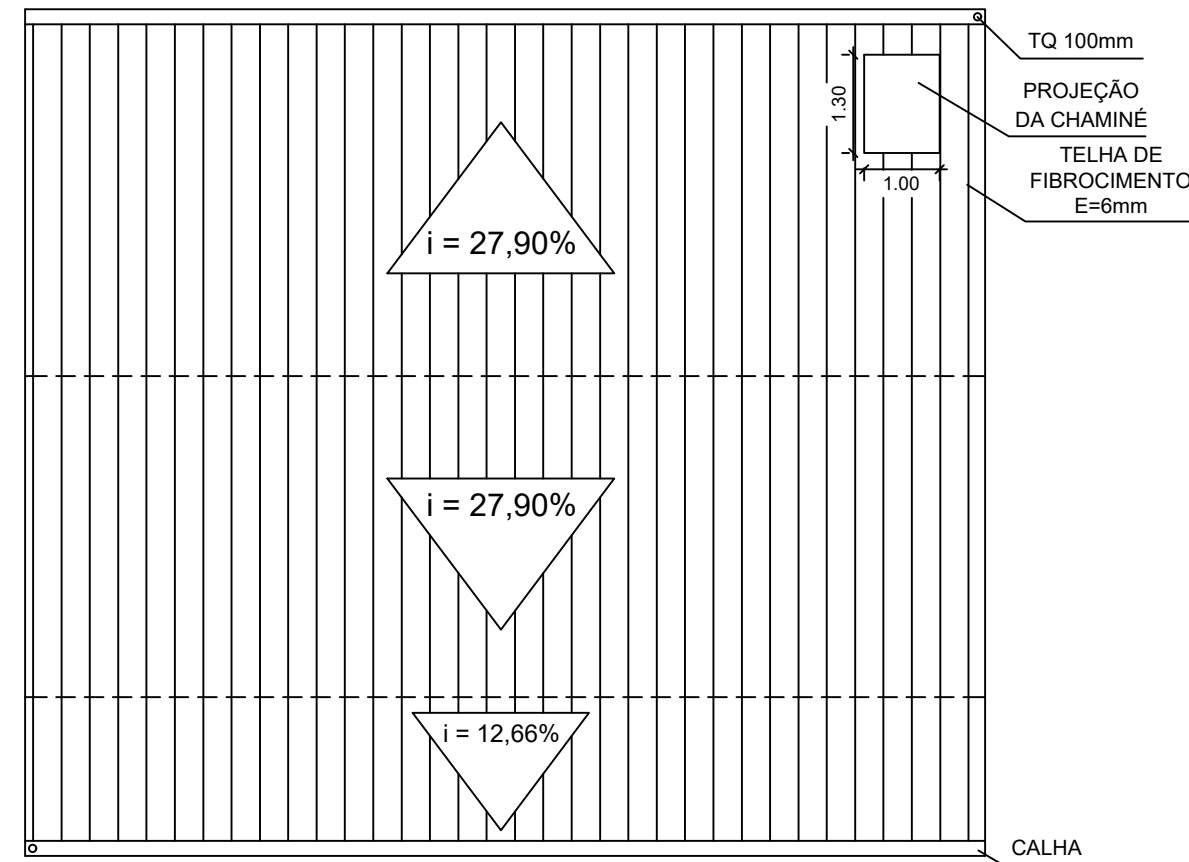

PLANTA DE COBERTURA
ESCALA 1:50



PREFEITURA MUNICIPAL
ARROIO DO MEIO / RS

ADMINISTRAÇÃO :

2021 - 2024

RUA MONSENHOR JACOB SEGER | 186 | FONE 051 3716-1166
ARROIO DO MEIO | RS

ASSUNTO: PROJETO EXECUTIVO - CENTRO DE EVENTOS - SEDE MQG

Prefeito Municipal
DANILO JOSÉ BRUXEL

Responsável Técnico
WILLIAM R. BIANCHIN
CREA RS 259.964

ENDEREÇO:
RUA VALDIR M. BOURSCHEID
BAIRRO MEDIANEIRA


PRANCHA:
PLANTA BAIXA E
DE COBERTURA

DATA:
03/2023


ÁREA:
115,00 m²

ESCALA:
1:50


FOLHA:
03/10

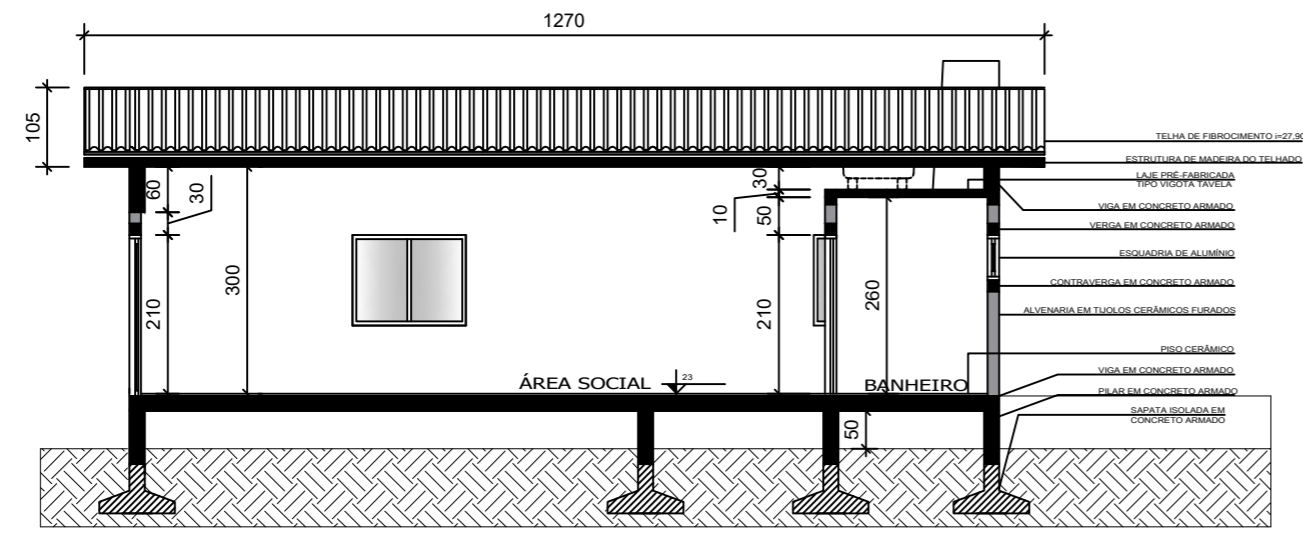


CORTE AA
ESCALA 1:50

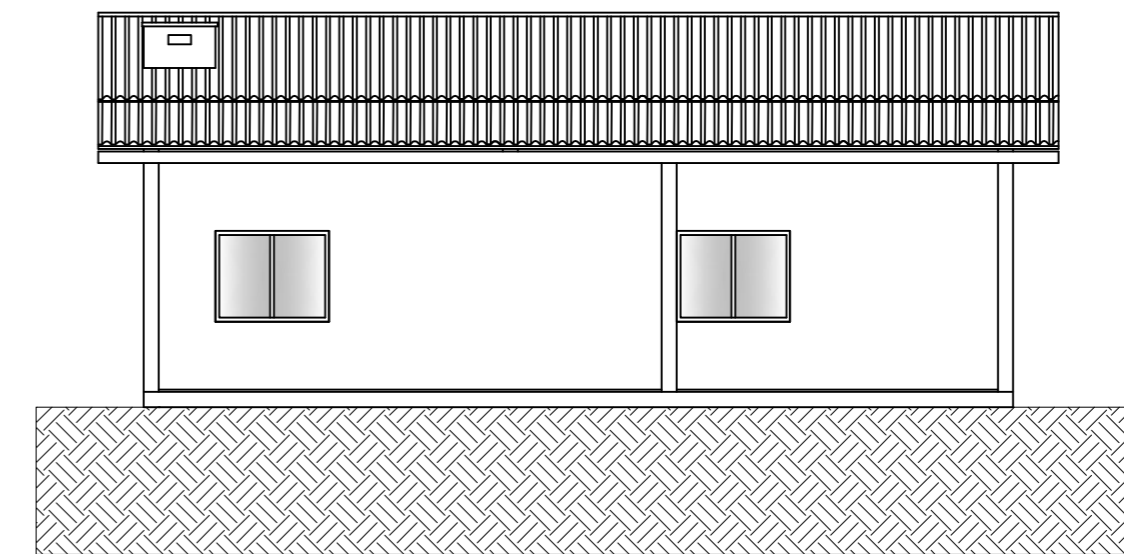


FACHADA NORTE
ESCALA 1:50

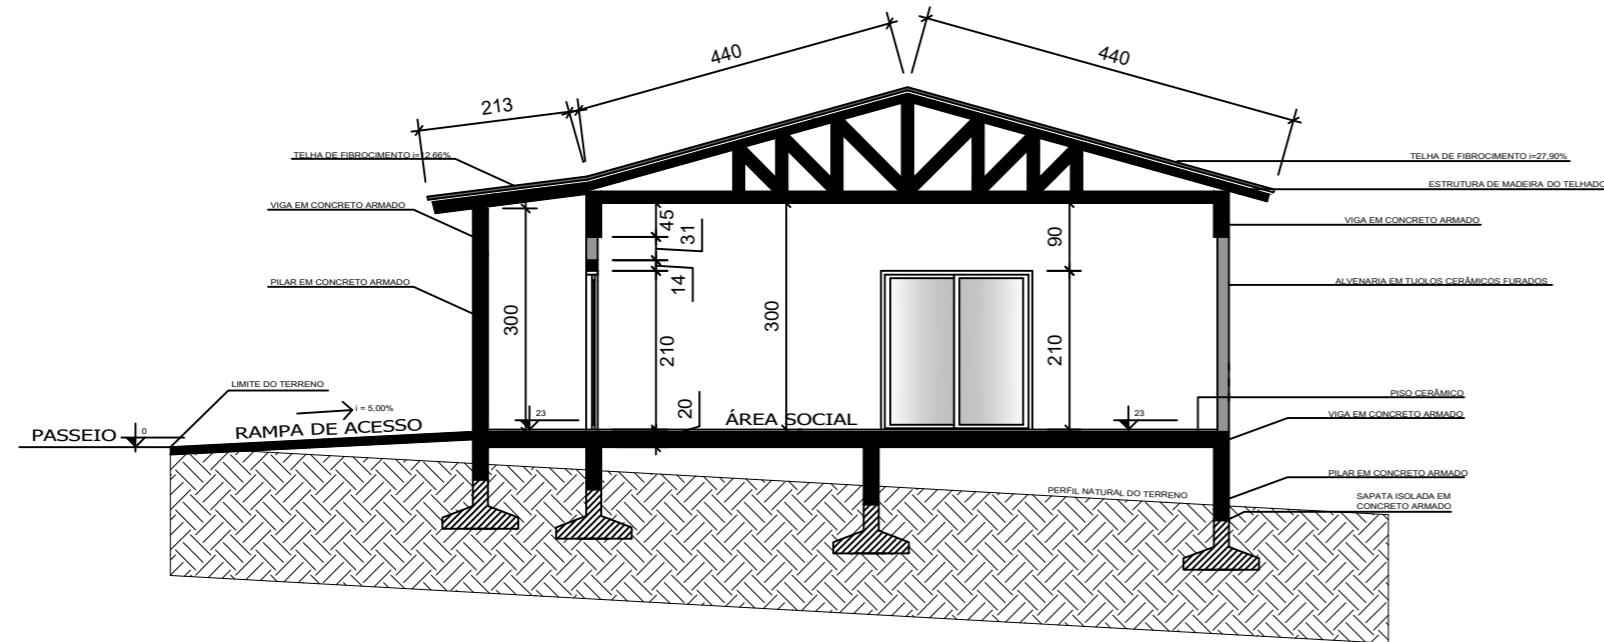

CORTE BB
ESCALA 1:50

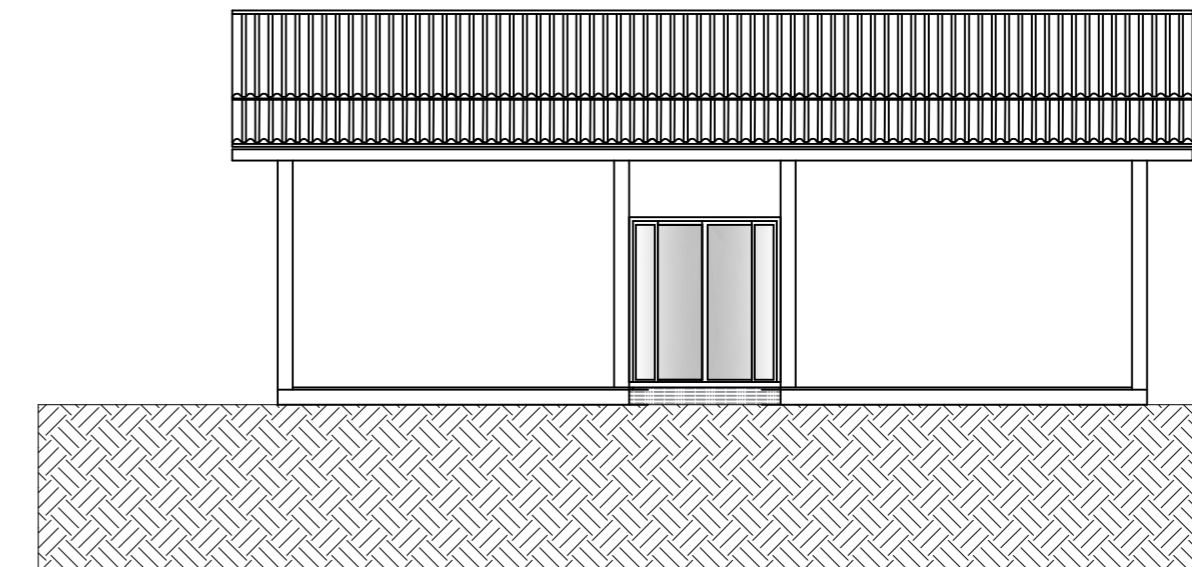


FACHADA SUL
ESCALA 1:50

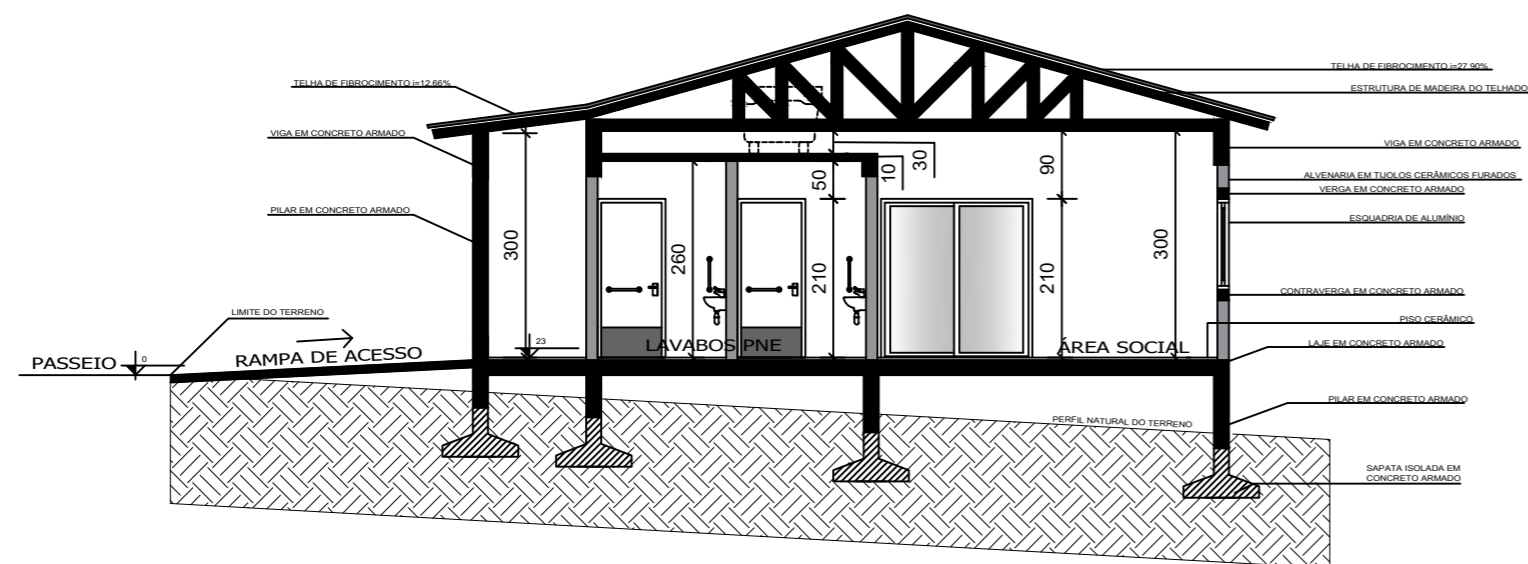


CORTE CC
ESCALA 1:50


	PREFEITURA MUNICIPAL ARROIO DO MEIO / RS ADMINISTRAÇÃO: 2021 - 2024 RUA MONSENHOR JACOB SEGER 186 FONE 051 3716-1166 ARROIO DO MEIO RS			
	ASSUNTO: PROJETO EXECUTIVO - CENTRO DE EVENTOS - SEDE MQG			
Prefeito Municipal DANILO JOSÉ BRUXEL	Responsável Técnico WILLIAM R. BIANCHIN CREA RS 259.964	ENDEREÇO: RUA VALDIR M. BOURSCHIED BAIRRO MEDIANEIRA		
PRANCHA: CORTES E FACHADAS	DATA: 03/2023	ÁREA: 115,00 m²	ESCALA: 1:50	FOLHA: 04/10

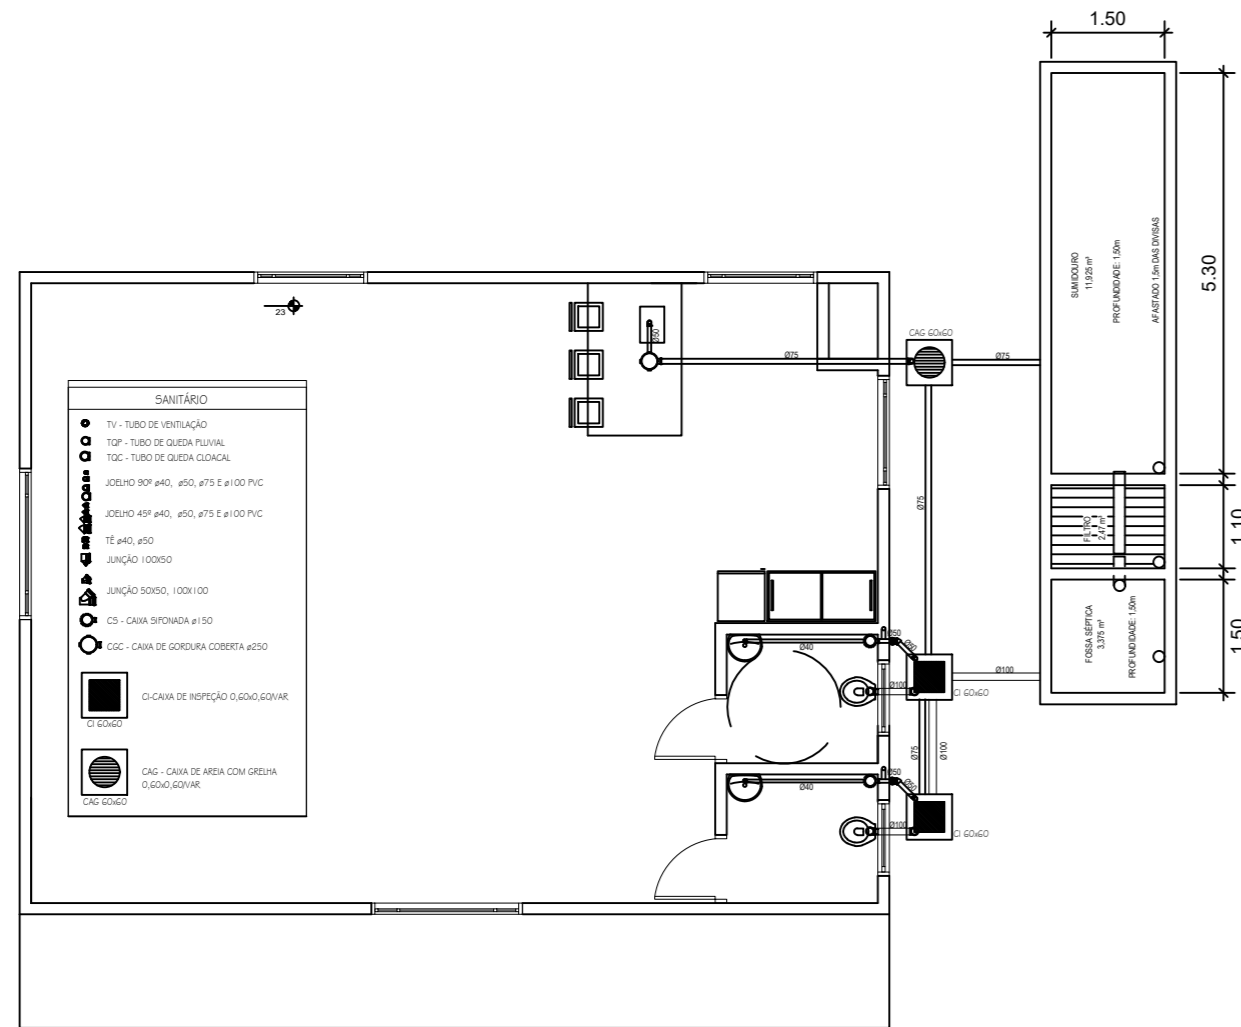

PROJETO SANITÁRIO
ESCALA 1:50

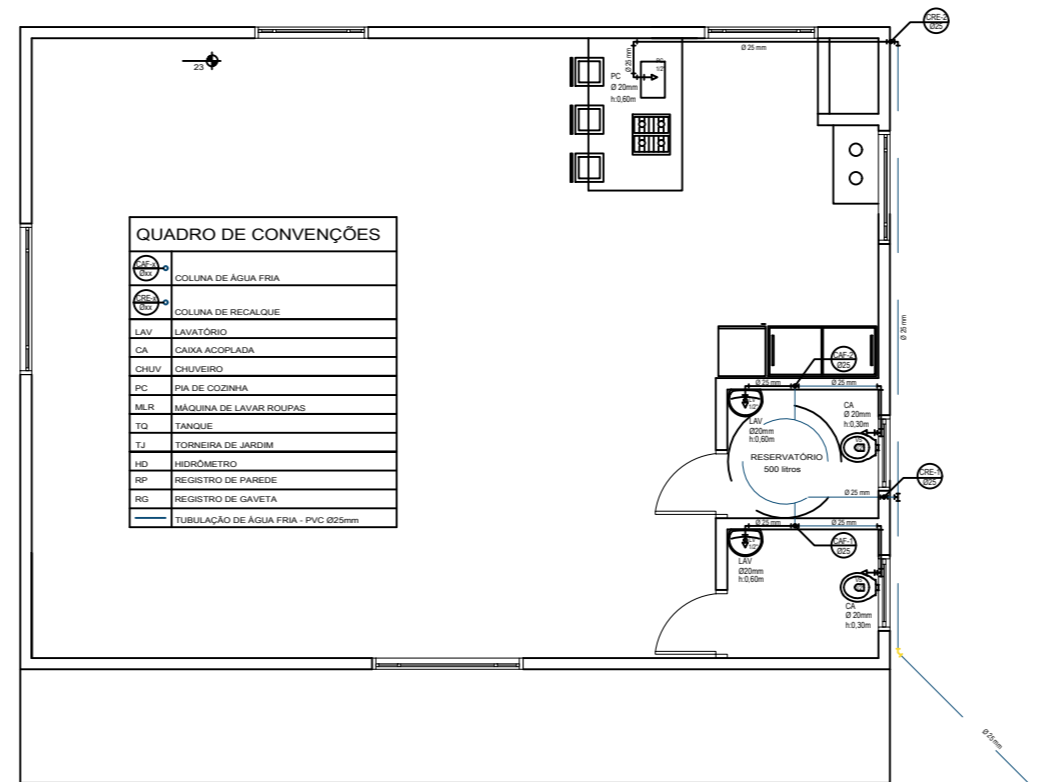

PROJETO HIDRÁULICO
ESCALA 1:50

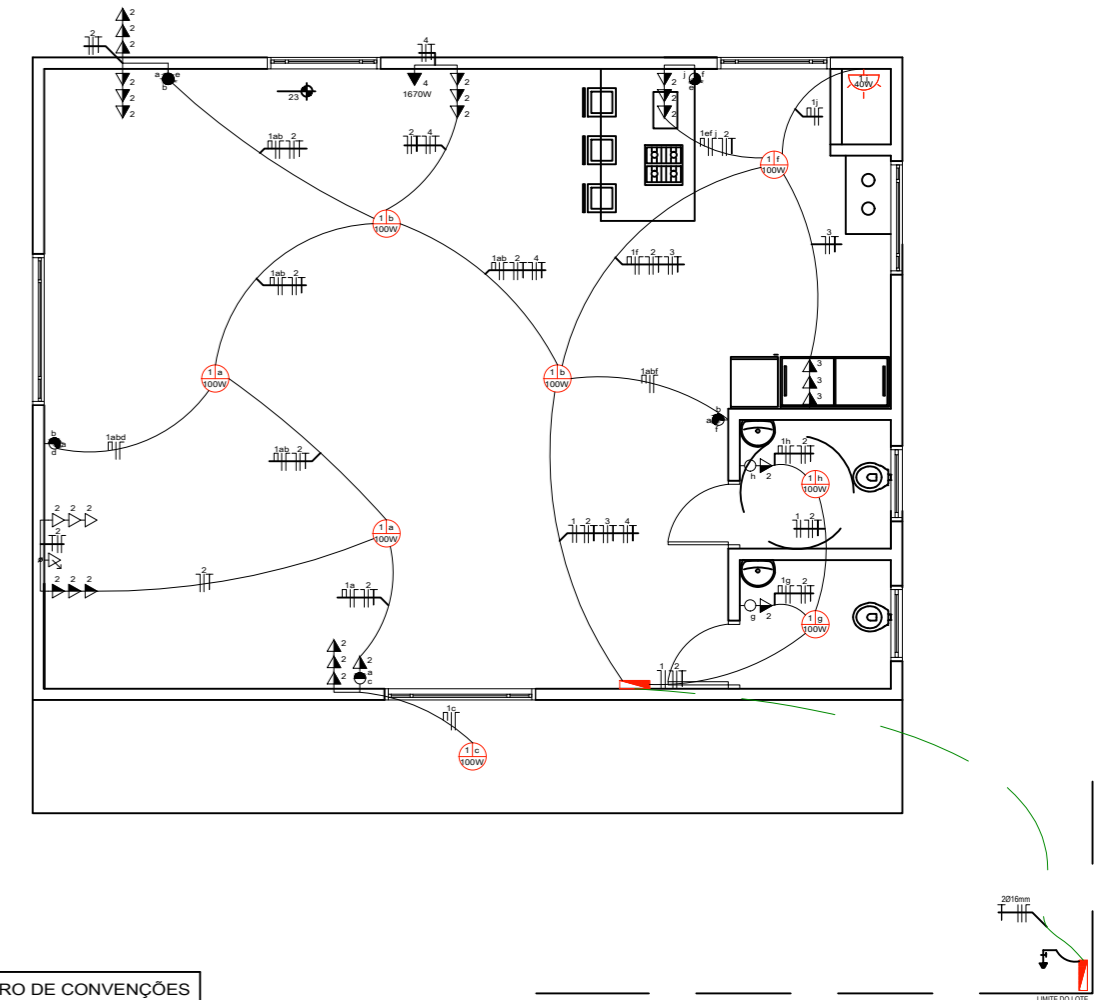

PROJETO ELÉTRICO
ESCALA 1:50

QUADRO DE CONVENÇÕES

☉	COLUNA DE ÁGUA FRIA
☉	COLUNA DE RECALQUE
LAV	LAVATÓRIO
CA	CAMA ACOPADA
CH	CHUVEIRO
PC	PIA DE COZINHA
M.B	MÁQUINA DE LAVAR LOUÇAS
FD	FANCOIS
LA	LAVABUÍDO DE JARDIM
RS	RESERVATÓRIO 100 Litros
LD	LEUCOMETRO
RP	REGISTRO DE PAREDE
RG	REGISTRO DE GAVETA
---	TUBULAÇÃO DE ÁGUA FRIA - PVC Ø25mm

QUADRO DE CONVENÇÕES

☉	LÂMPADA INCANDESCENTE NO TETO 100W
☉	LÂMPADA INCANDESCENTE DE PAREDE
☉	LÂMPADA INCANDESCENTE NO TETO 40W
⊖	INTERRUPTOR DE UMA SEÇÃO
⊖	INTERRUPTOR DE DUAS SEÇÕES (UMA PARALELA)
⊖	INTERRUPTOR DE TRÊS SEÇÕES
⊖	INTERRUPTOR PARALELO
⊖	ESPERA PARA INTERNET - h=180mm
⊖	TOMADA BIPOLAR BAIXA NA PAREDE - h=30mm
⊖	TOMADA BIPOLAR MÉDIA NA PAREDE - h=120mm
⊖	TOMADA BIPOLAR ALTA NA PAREDE - h=180mm
⊖	TOMADA BIPOLAR NO PISO
⊖	ESPERA PARA ANTENA DE TV ALTA - h=180mm
⊖	ESPERA PARA ANTENA DE TV - h=30mm
⊖	ELETRÓDUTO PELO TETO E PAREDES
⊖	ELETRÓDUTO NO PISO
⊖	CENTRO DE DISTRIBUIÇÃO - h=120mm
⊖	CAIXA DE MEDIÇÃO
⊖	ELETRÓDUTO COM NEUTRO, FASE, RETORNO E TERRA

Obs: AS TOMADAS DE USO ESPECÍFICO TEM INDICAÇÃO DA POTÊNCIA NOMINAL.

QUADRO DE CARGAS

ITEM	DESCRIÇÃO	POTÊNCIA (W)	QUANTIDADE	TOTAL (W)
1	ILUMINAÇÃO	1480	220	1.50
2	TUS	3800	220	2.50
3	TUS COZINHA	1800	220	8.00
4	TUS SIVEL	4800	220	2.00

OBSERVAÇÕES:
 - AS TOMADAS NÃO ESPECIFICADAS SÃO DE 100 W
 - OS CONDUTORES QUE LIGAM O QUADRO DE MEDIÇÃO AO CENTRO DE DISTRIBUIÇÃO SÃO DE SEÇÃO 16mm²
 - OS CONDUTORES NÃO ESPECIFICADOS DE RETORNO E ILUMINAÇÃO SÃO DE SEÇÃO 1,5mm²
 - OS ELETRÓDUTOS NÃO ESPECIFICADOS SÃO DE 25mm²
 - OS CONDUTORES NÃO ESPECIFICADOS SÃO DE 2,5mm²

TOTAL GERAL	7780
-------------	------



PREFEITURA MUNICIPAL
ARROIO DO MEIO / RS


ADMINISTRAÇÃO:
2021 - 2024

RUA MONSENHOR JACOB SEGER | 186 | FONE 051 3716-1166
ARROIO DO MEIO | RS

ASSUNTO: **PROJETO EXECUTIVO - CENTRO DE EVENTOS - SEDE MQG**

Prefeito Municipal DANILO JOSÉ BRUXEL	Responsável Técnico WILLIAM R. BIANCHIN CREA RS 259.964	ENDEREÇO: RUA VALDIR M. BOURSCHIED BAIRRO MEDIANEIRA
---	--	--

PRANCHA: PROJETO SANITÁRIO, HIDRÁULICO E ELÉTRICO	DATA: 03/2023	ÁREA: 115,00 m²	ESCALA: 1:50	FOLHA: 05/10
---	-------------------------	---------------------------	------------------------	------------------------

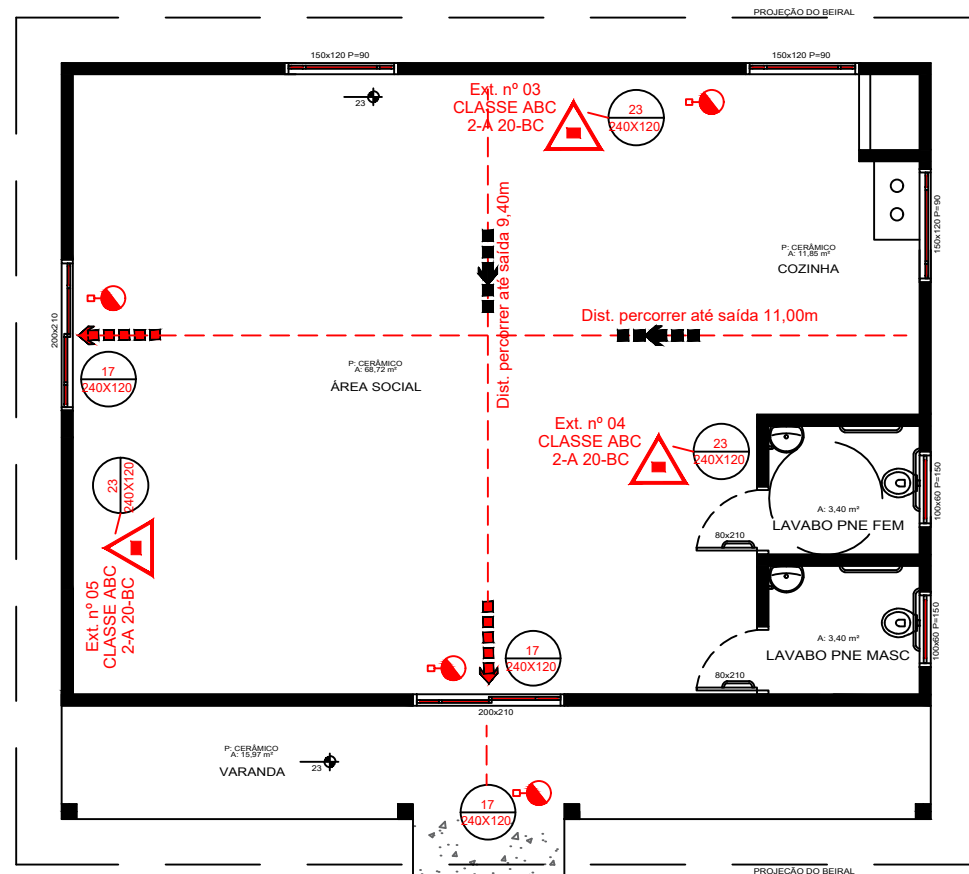

PLANTA BAIXA - ÁREA 115,00 m²
ESCALA 1:50

SINALIZAÇÃO DE ORIENTAÇÃO E SALVAMENTO			
CÓDIGO	SÍMBOLO	SIGNIFICADO	
12		Saída de emergência	Indicação do sentido (esquerda ou direita) de uma saída de emergência Especialmente para ser fixado em colunas Dimensões mínimas: L = 2,0 H
13			
17		Saída de emergência	Simbolo: retangular Fundo: verde Mensagem "SAÍDA" e ou pictograma e ou seta direcional: fotoluminescente, com altura de letra sempre > 50 mm

LEGENDA	
SÍMBOLO	DESCRIÇÃO
	EXTINTOR CLASSE ABC 2-A 20-BC
	ROTA DE FUGA - SAÍDA
	ROTA DE FUGA - DIREÇÃO A SEGUIR
	DISTÂNCIA A PERCORRER NA ROTA DE FUGA
	BARRA ANTIPANICO (ABNT NBR 11785)
	LUMINÁRIA DE EMERGÊNCIA 30 LEDs

SINALIZAÇÃO DE EQUIPAMENTOS			
CÓDIGO	SÍMBOLO	SIGNIFICADO	
23		Extintor de Incêndio	Indicação de localização dos extintores de incêndio



PREFEITURA MUNICIPAL
ARROYO DO MEIO / RS

ADMINISTRAÇÃO :

2021 - 2024

RUA MONSENHOR JACOB SEGER | 186 | FONE 051 3716-1166
ARROYO DO MEIO | RS

ASSUNTO: PROJETO EXECUTIVO - CENTRO DE EVENTOS - SEDE MQG

Prefeito Municipal
DANILO JOSÉ BRUXEL

Responsável Técnico
WILLIAM R. BIANCHIN
CREA RS 259.964

ENDEREÇO:
RUA VALDIR M. BOURSCHEID
BAIRRO MEDIANEIRA

PRANCHA:
PSPCI

DATA:
03/2023

ÁREA:
115,00 m²

ESCALA:
1:50

FOLHA:
10/10